


| SOUŘADNICE ŠACHET A BODŮ | | |
|--------------------------|--------------|------------|
| BOD | X | Y |
| Š1 | 1 119 272.15 | 735 963.04 |
| Š2 | 1 119 271.40 | 735 949.11 |
| Š3 | 1 119 281.45 | 735 917.99 |
| VB1 | 1 119 271.04 | 735 956.95 |
| VB2 | 1 119 277.38 | 735 923.47 |

PODÉLNÝ PROFIL OPĚRNÉ ZDI

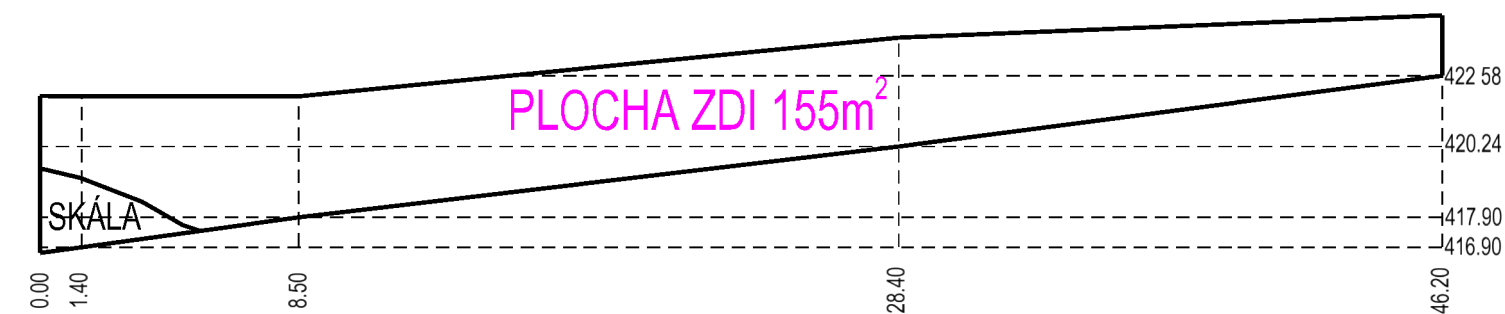


LEGENDA:

NAVRHOVANÉ SÍŤE

- KANALIZAČNÍ PŘÍPOJKA KT DN150
- PŘEPOJOVANÝ DEŠŤOVÝ SVOD
- RUŠENÁ PŘÍPOJKA KANALIZACE


STÁVAJÍCÍ SÍŤE

- KANALIZACE
 - VODOVOD
 - SDĚLOVACÍ KABEL PODZEMNÍ
 - NN KABEL PODZEMNÍ
 - VEŘEJNÉ OSVĚTLENÍ
 - PLYNOVOD STL
- DN 300
99.89‰ - 13.21
 DN
SKLON - DÉLKA

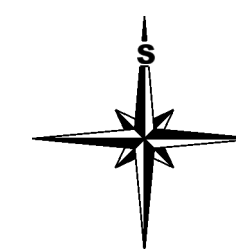

POZNÁMKA:

- TRASY PODZEMNÍCH VEDENÍ INŽENÝRSKÝCH SÍŤÍ JSOU ZAKRESLENY ORIENTAČNĚ. ZHOTOVITEL SI JEJICH PŘESNOU POLOHU NECHÁ VYTÝČIT A STANOVIT PODMÍNKY OCHRANY OD JEJICH SPRÁVCŮ PŘED ZAHÁJENÍM VÝKOPOVÝCH PRACÍ.
- ZÁKRESY PŘEPOJOVANÝCH ODOBOČEK JSOU POUZE ORIENTAČNÍ, PŘESNÁ POLOHA BUDE STANOVENA DLE SKUTEČNĚ ZJIŠTĚNÉHO STAVU BĚHEM REALIZACE STAVBY.
- HLOUBKA KANALIZAČNÍ PŘÍPOJKY MŮŽE BÝT PŘI REALIZACI UPRAVENA NA ZÁKLADĚ SKUTEČNĚ HLOUBKY PLYNOVOU A VODOVODNÍHO ŘÁDU. HLOUBKY BUDOU PŘEDÁNY PROJEKTANTOVI K POSOUZENÍ.
- PŘED ZAPOČETÍM OPRAVY OPĚRNÉ ZDI BUDE PŘIZVÁN STATIK, KTERÝ URČÍ SKUTEČNÝ POSTUP A ROZSAH OPRAVY.
- POKUD BUDE MOŽNÉ PŘEVRTAT NÁTOK DN150 DO ŠACHTY Š1, ZŮSTANE ŠACHTA ZACHOVÁNA. POKUD NEBUDE MOŽNÁ ÚPRAVA, BUDE ŠACHTA NAHRAZENA MONOLITICKOU.

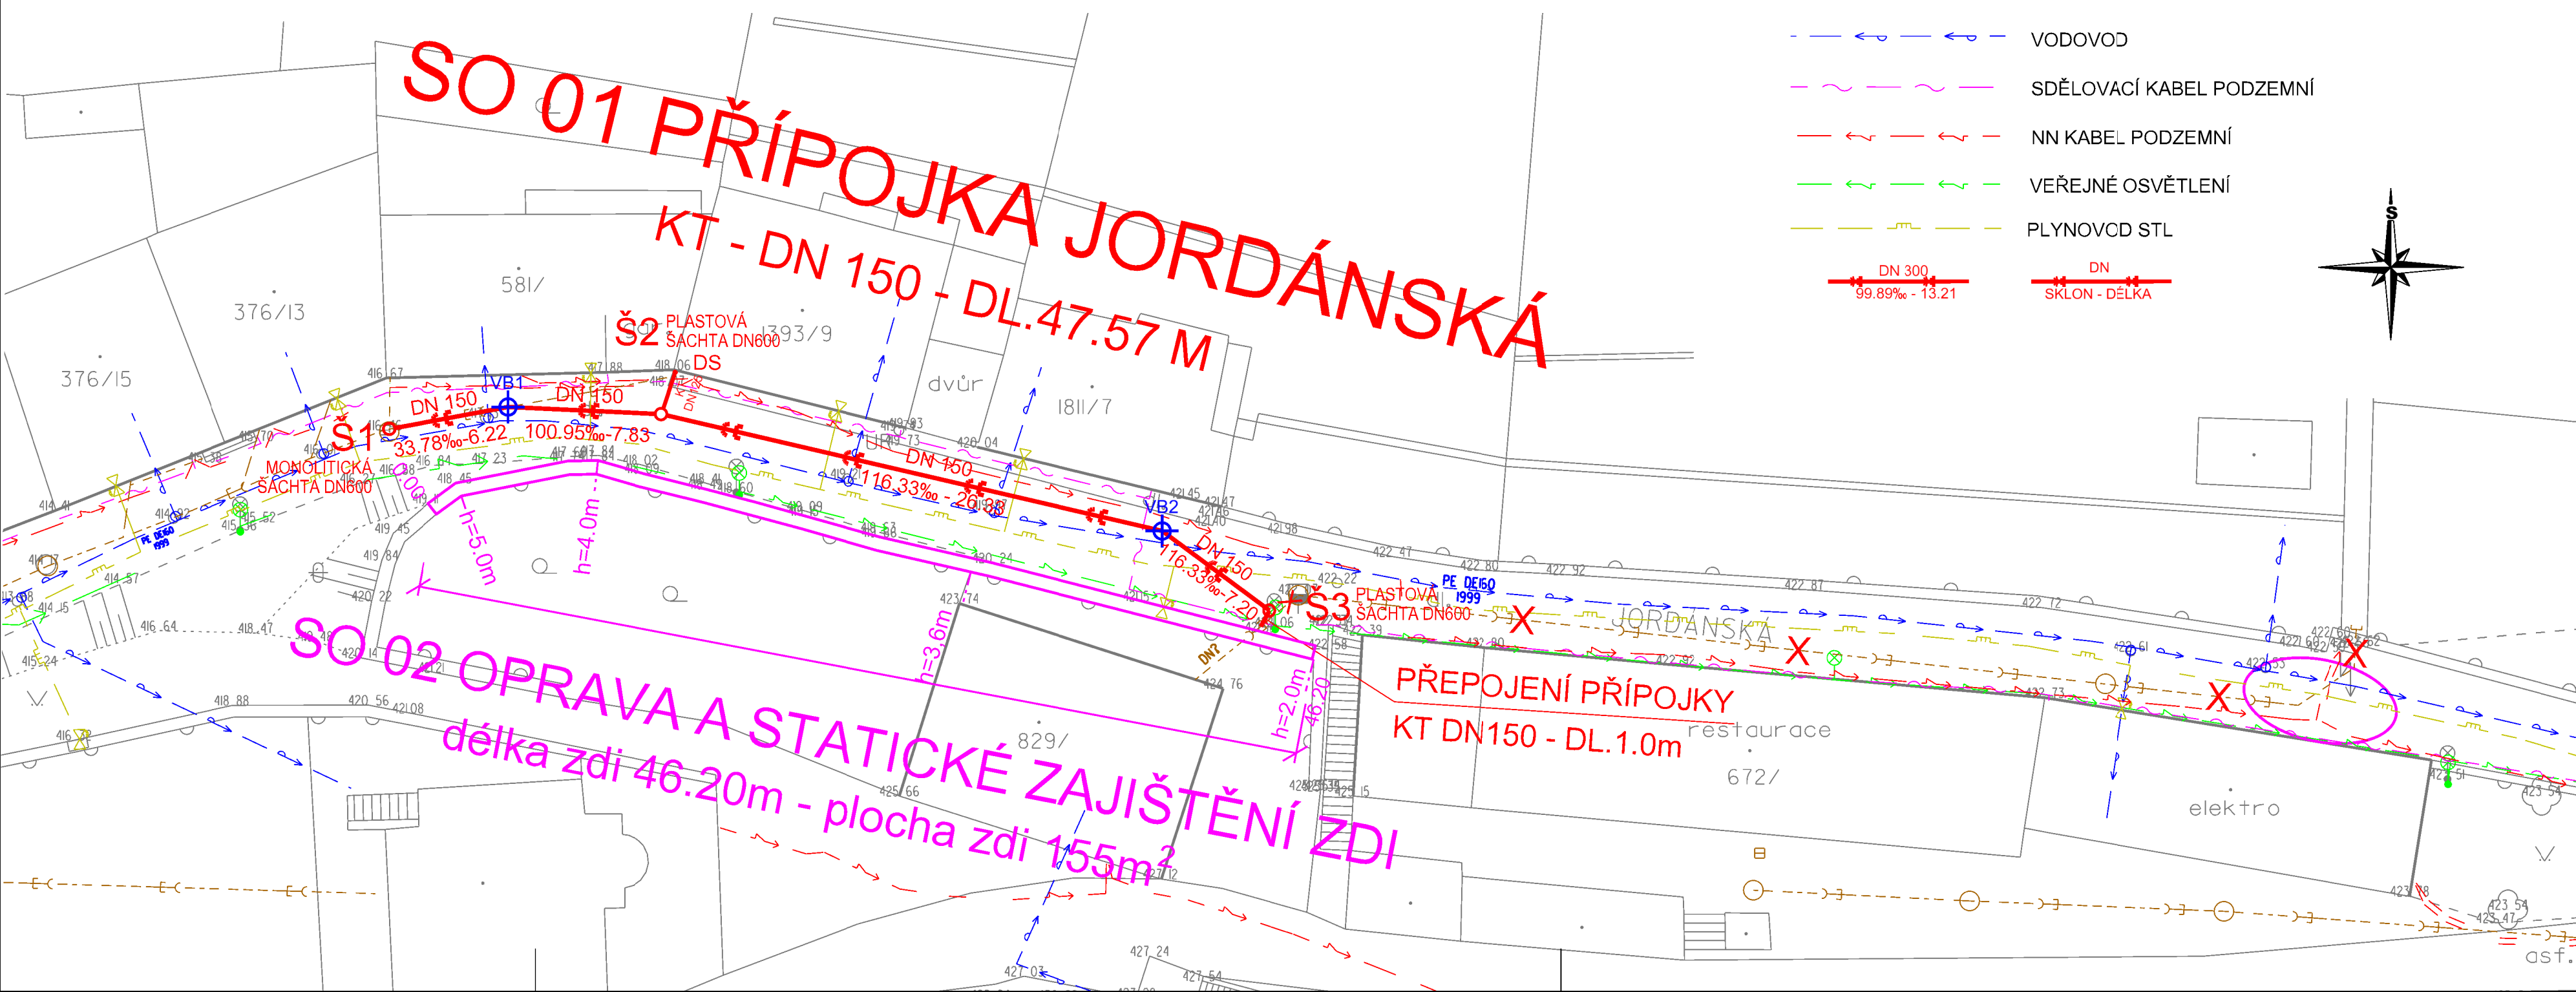

| Revize | Popis revize | Datum revize |
|--------|--------------|--------------|
| | | |

| | | |
|--------------------------|---------------------------------------|--|
| | | AQUA PROCON s.r.o. Projektová a inženýrská společnost – divize Praha Dukelských hrdinů 12, 170 00 Praha 7 tel.: 266 109 335, fax: 266 712 140 E-mail: info@aquaprocon.cz www.aquaprocon.cz |
| Vedoucí projektu | Ing. Daniel Kozický | |
| Vedoucí dílčího projektu | Jan Krátoška | |
| Zodpovědný projektant | Jan Krátoška | |
| Vypracoval | Ing. Jindřiška Jonášová, Jan Krátoška | |
| Kontroloval | Ing. Radovan Haloun, CSc. | |

| | | | |
|------------|---|--|--|
| Investor | Vodárenská společnost Tábor s.r.o., Kosova 2894, 390 02 Tábor | | |
| Objednatel | Vodárenská společnost Tábor s.r.o., Kosova 2894, 390 02 Tábor | | |

| | | | | | | | | | |
|--------|------|---------|-------|--------|-----|-------|---------|-----------------|------------|
| Formát | 3 A4 | Měřítko | 1:250 | Stupeň | ZDS | Datum | 06/2021 | Zakázkové číslo | 1547120-18 |
|--------|------|---------|-------|--------|-----|-------|---------|-----------------|------------|

| | | | |
|----------|--|---------------|-----|
| Projekt | TÁBOR - PRODLOUŽENÍ KANALIZACE V JORDÁNSKÉ ULICI 3 - PROJEKTOVÁ DOKUMENTACE D - VÝKRESOVÁ DOKUMENTACE | | |
| Příloha | SITUACE STAVBY | Číslo přílohy | D.2 |
| Souprava | Revize | 0 | |